
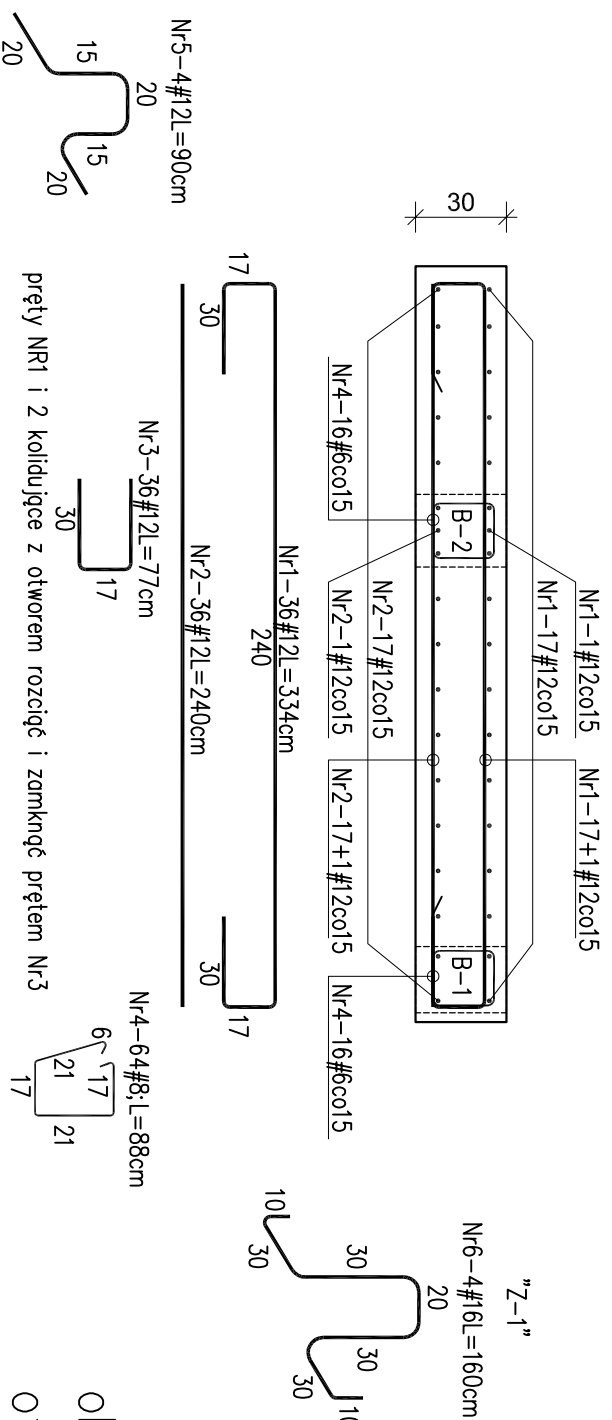
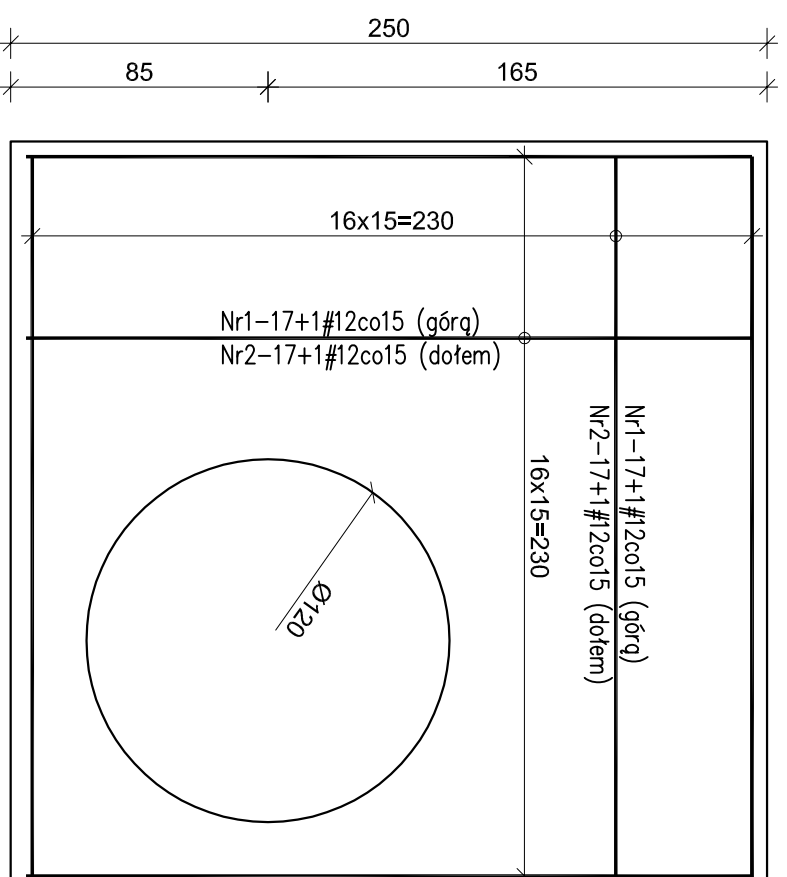


# KOMORA KANALIZACYJNA NR1 - RYSUNKI ZBROJENIOWE PREF. PŁYTY STROPOWEJ

SKALA 1:25

układ belek B-1 i B-2  
dozbrojenie wokół otworu

zbrojenie główne płyty

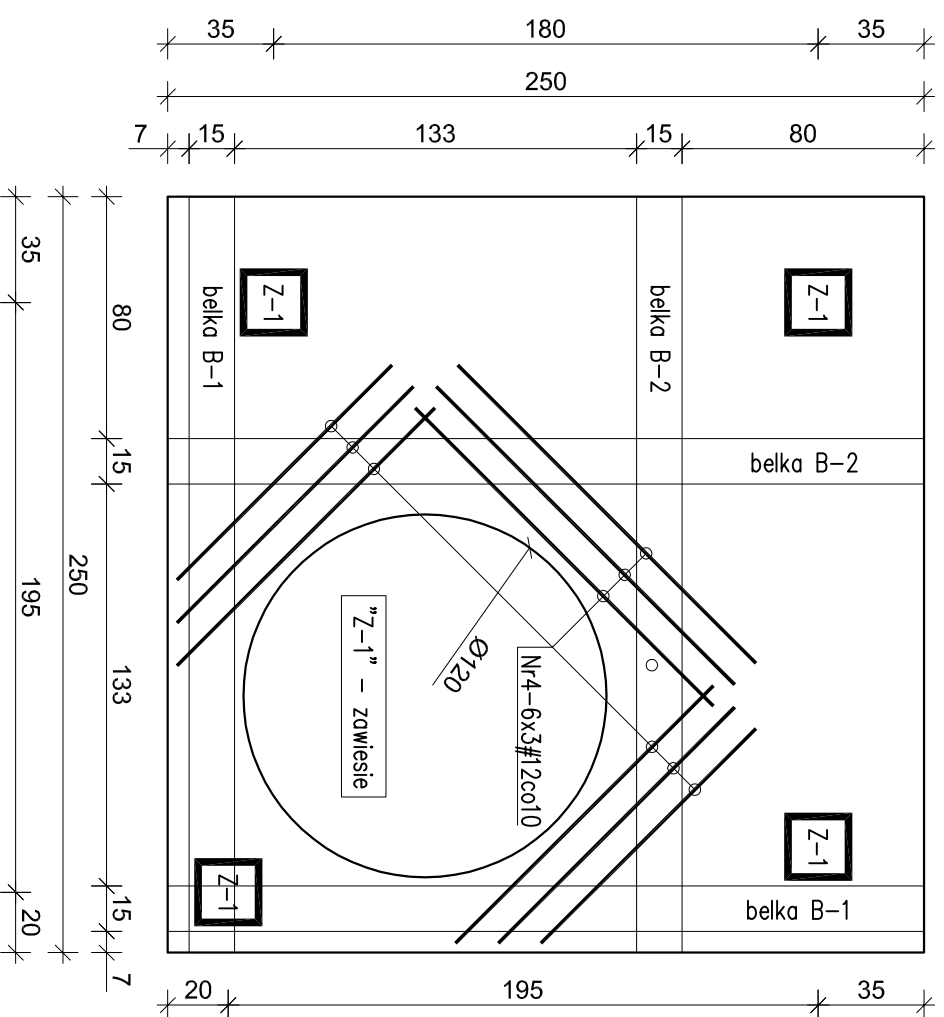

objętość pref. 1,54m<sup>3</sup>  
otulina 5cm  
Beton C35/45 W8  
#Stal A-IIIIN (RB500W)

UWAGA:  
- przęty kolidujące z otworami przecięć i zagięć

INWESTOR		PGK w Płońsku Sp. z o.o. ul. Mickiewicza 4; 09-100 Płońsk T.: +4823 662 4278; F.: +4823 662 4278	
JEDYNIKA PROJEKTOWA		WT-PLAN Tomasz Włodarczyk ul. Jodłowa 2; 05-555 Tarczyn T.: +48 609 445 266; twłodarczyk@wtpian.pl	
PROJEKTOWAŁ	PROJEKTOWAŁ	DATA	PODSZ
Marcin MIKSA	LOD/1103/PWOK/09	III 2015	
PROJEKTOWAŁ	PROJEKTOWAŁ	DATA	PODSZ
SPRAWDZIŁ	SPRAWDZIŁ	DATA	PODSZ
Sylwester GRASZKA	LOD/1686/POOK/11	III 2015	
TYTUŁ PRZEBUD		NR PRZEBUD	
POMPOWNIĄ ŚCIEKÓW P-1		KOMORA KANALIZACYJNA NR 1	
ul. Żołnierskiej Wykłytych; Płońsk; Dz. Nr 389/2; 399/4		RYSUNKI ZBROJENIOWE PŁYTY I STROPU	
WERSJA	FAZA	BRANŻA	SKALA
00	PB-W	KON	1:25
WYKONAWCA		DATA	
I/ZO/S/PP/2015		A-3	1416/ K1-52
			marzec 2015

**PGK** | Przedsiębiorstwo Gospodarki Komunalnej w Płońsku Sp. z o.o.

**WT-PLAN**